



OBJEKT C,3.NP

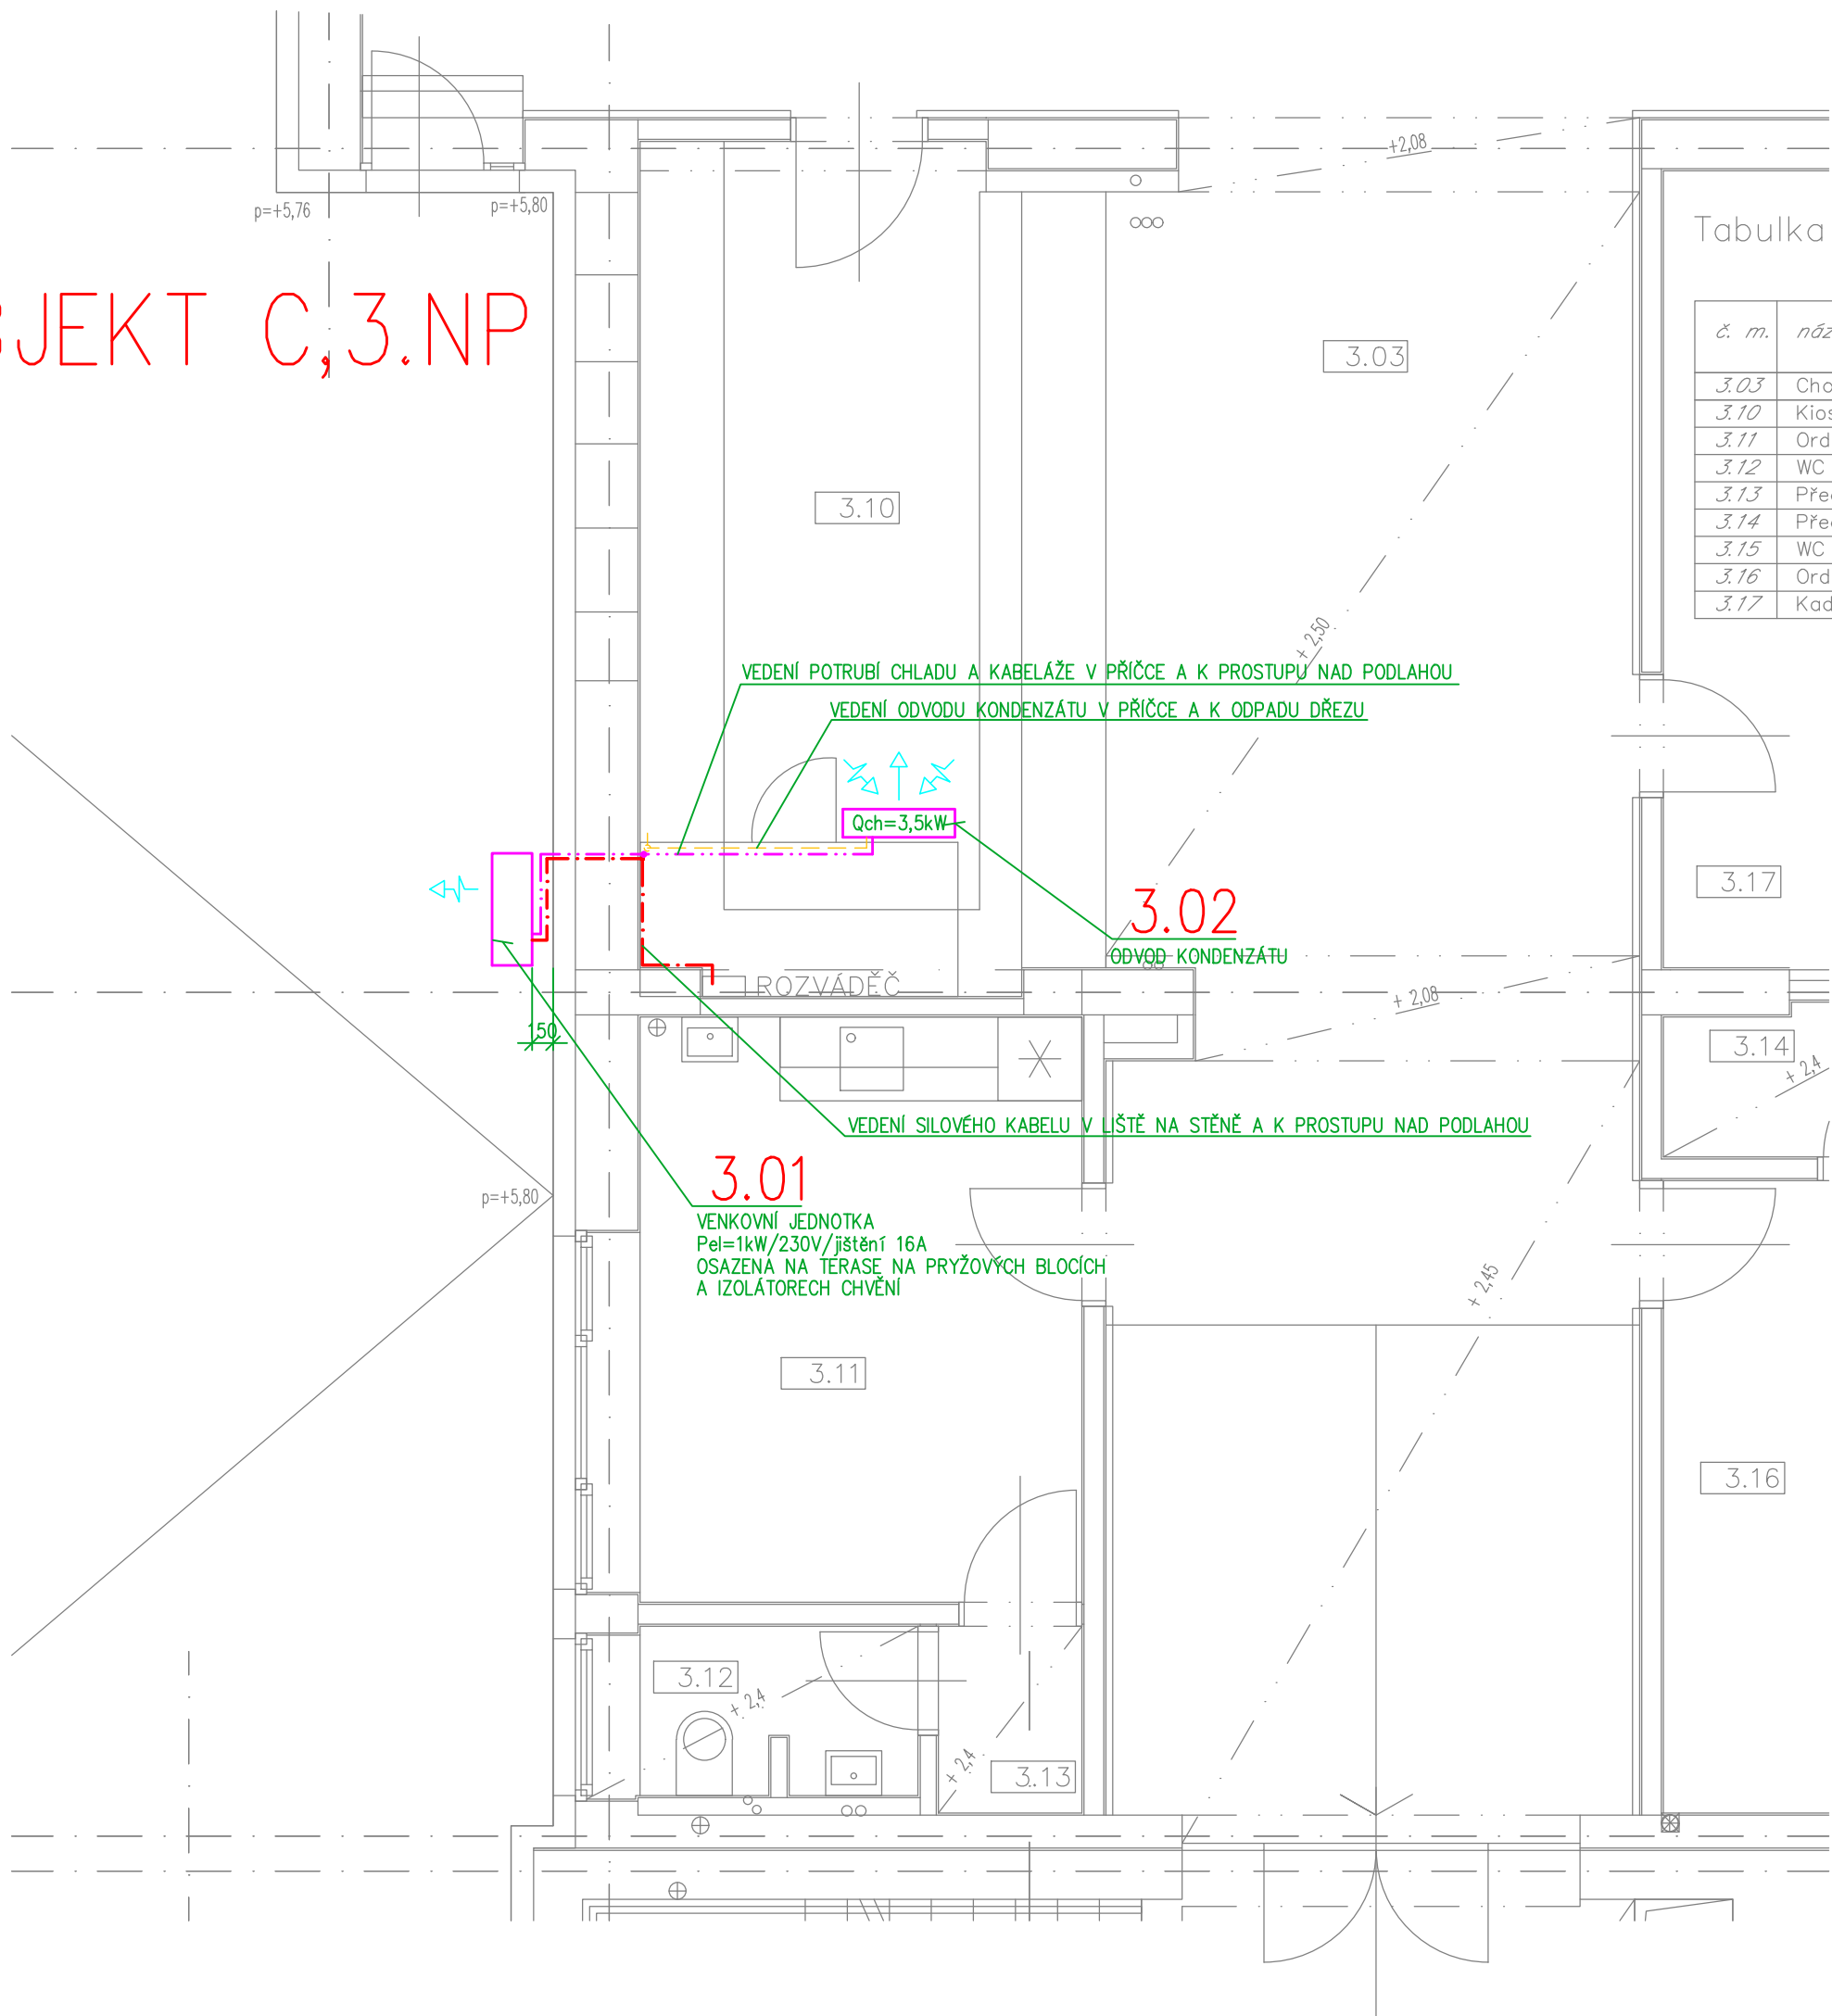

Tabulka místností

č. m.	název místnosti	(m²)
3.03	Chodba	48,21
3.10	Klosek	20,49
3.11	Ordinace zubaře	13,29
3.12	WC	2,22
3.13	Předsíň	1,68
3.14	Předsíň	2,30
3.15	WC	2,12
3.16	Ordinace lékaře	18,99
3.17	Kadernictví a nehtové studio	25,14


OBJEKT D,1.PP

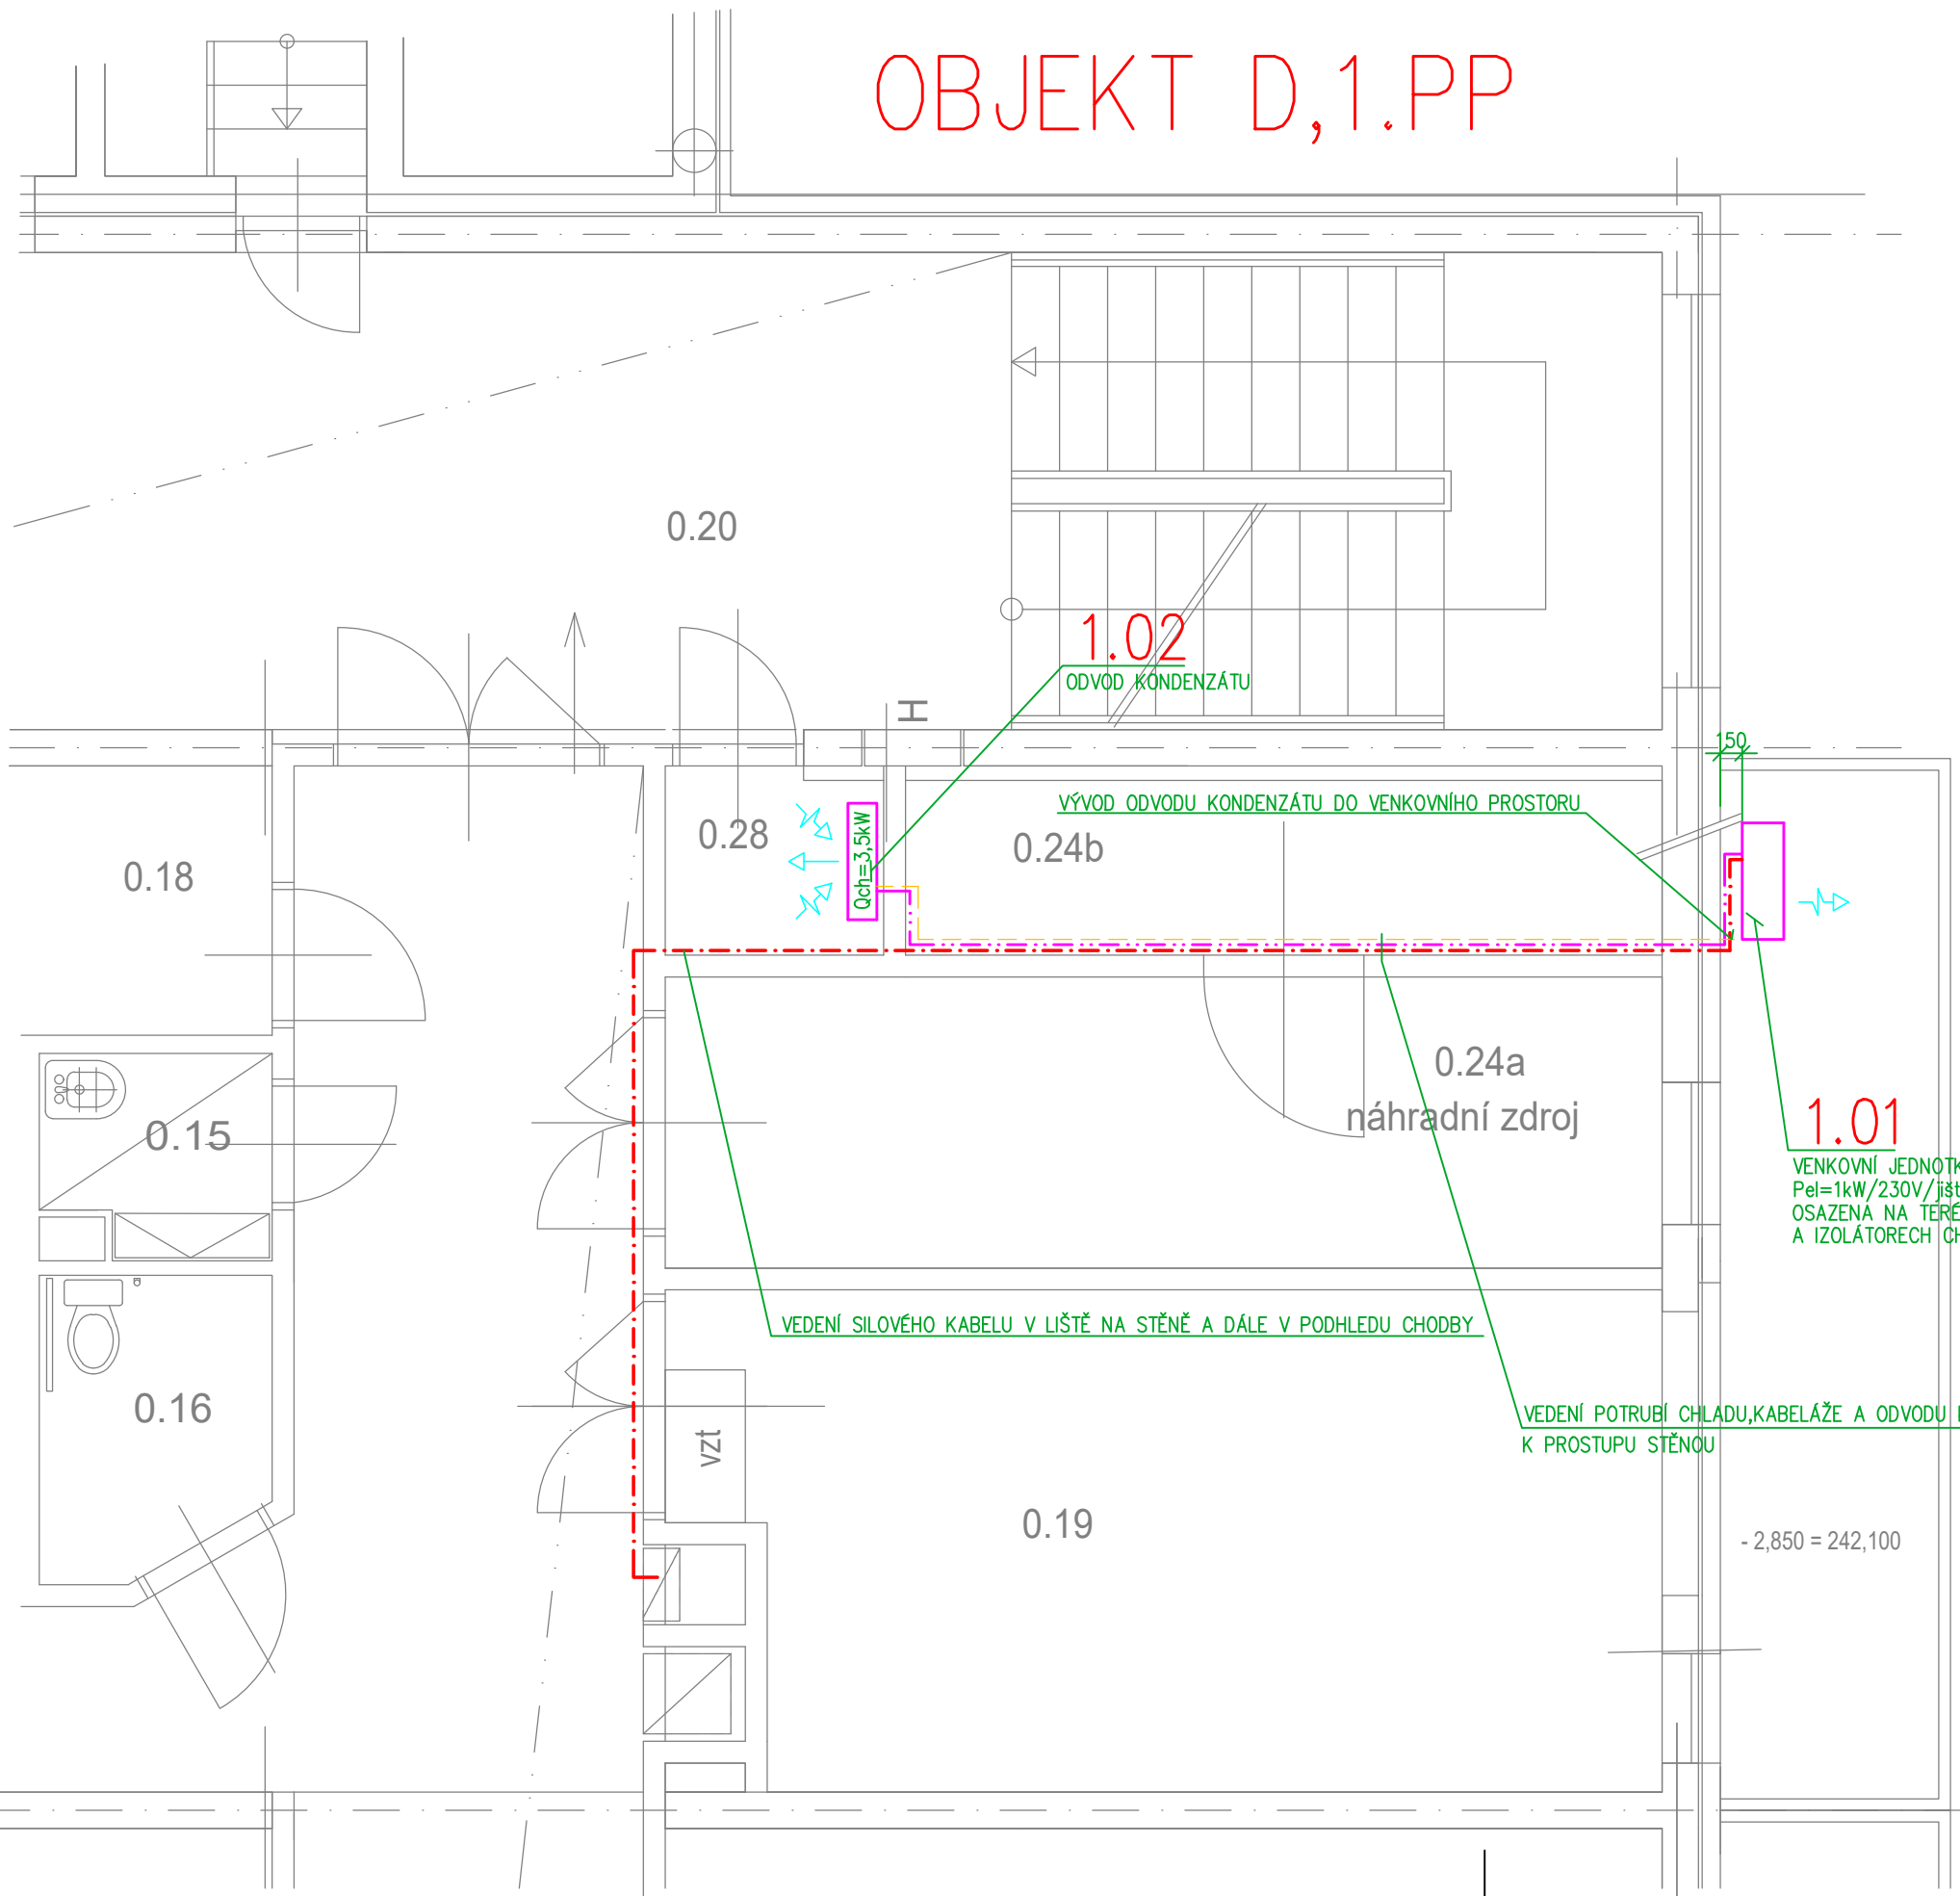

TABULKA MÍSTNOSTÍ

ČÍSLO	ÚČEL MÍSTNOSTI	PLOCHA m²
0.15	ÚKLID	2,10
0.16	SOCIÁL. ZAŘÍZENÍ	3,12
0.17	SKLAD	5,04
0.18	STROJOVNA U.T.	8,86
0.20	CENTRÁLNÍ CHODBA	53,71
0.24a	NÁHRADNÍ ZDROJ	13,70
0.24b	NÁHRADNÍ ZDROJ - BATERIE	6,24
0.26	TECHNICKÁ MÍSTNOST	10,57
0.28	STROJOVNA EPS	1,80

OBJEKT C,2.NP

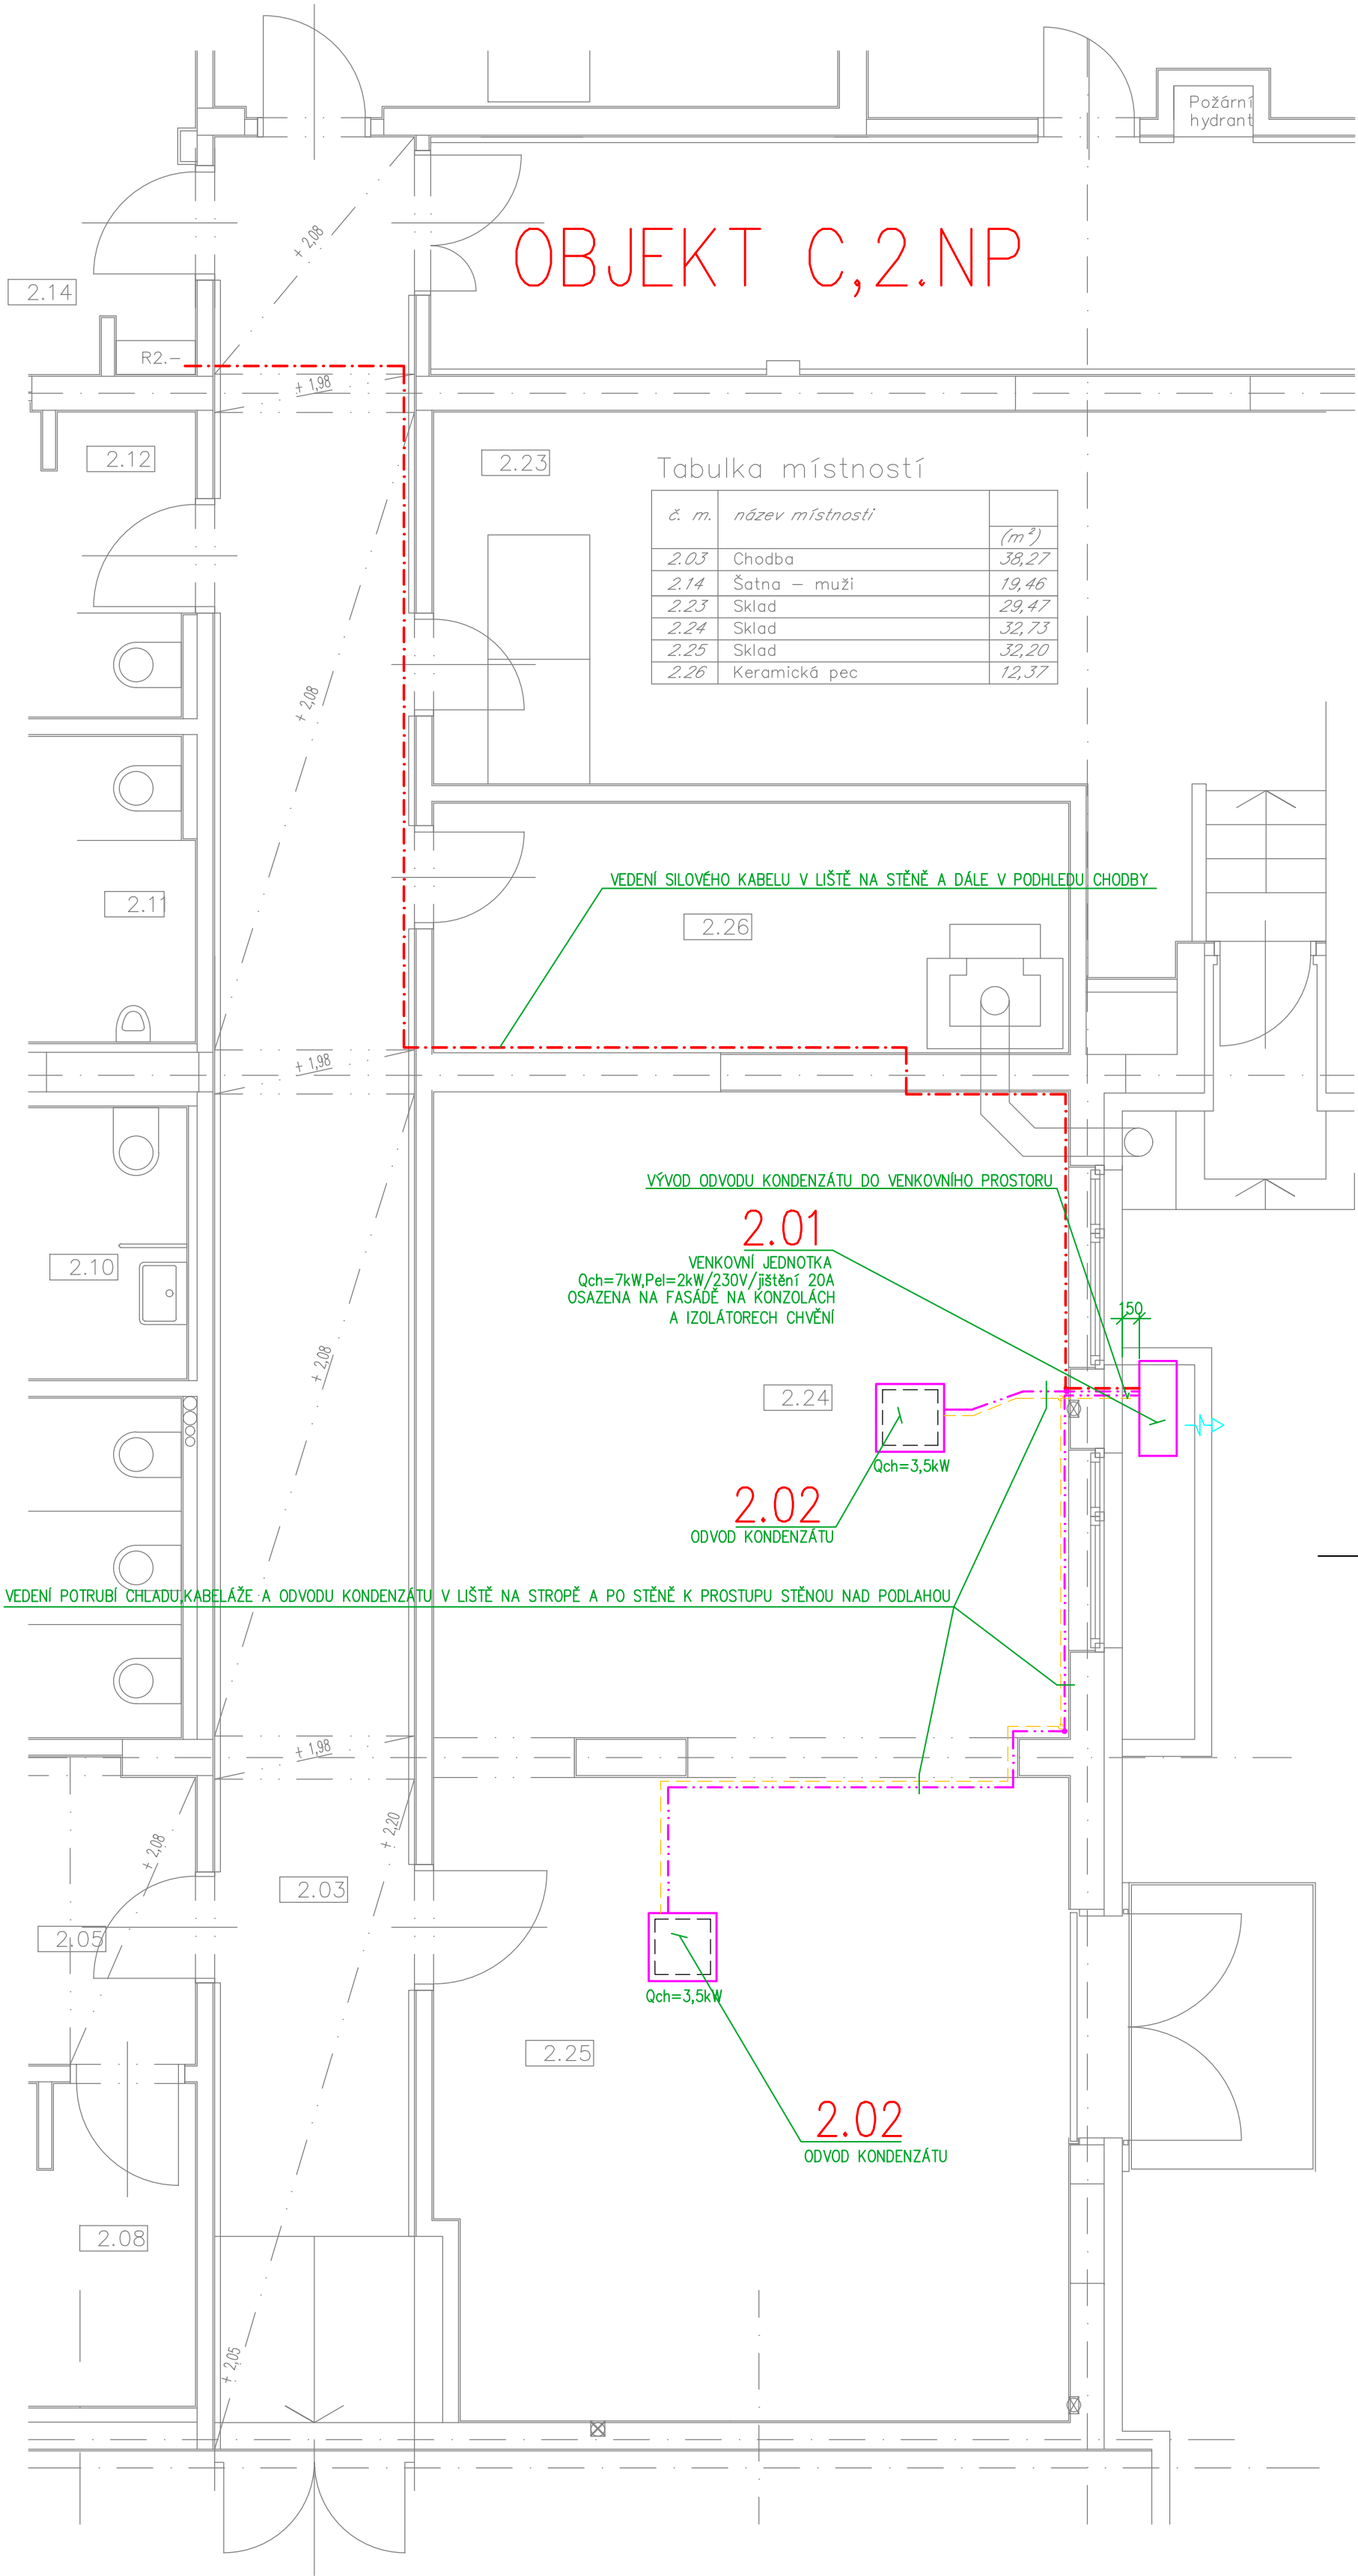

Tabulka místností

č. m.	název místnosti	(m²)
2.03	Chodba	38,27
2.14	Šatna – muži	19,46
2.23	Sklad	29,47
2.24	Sklad	32,73
2.25	Sklad	32,20
2.26	Keramická pec	12,37

UMÍSTĚNÍ ZAŘÍZENÍ A ROZVODŮ BUDE UPŘESNĚNO V PRŮBĚHU REALIZACE

ZOOP. PROJEKTANT: Ing. Šárka Světlíková	VYPRACOVAL: Ing. Šárka Světlíková	ZPRACOVATEL: AIR TECHNIC Clima s.r.o.
KONTROLOVAL: Ing. Jiří Balcar	INVESTOR: Magistrát hl.m. Prahy, odbor evidence, správy a využití majetku, Jungmannova 35, 111 21 Praha 1	Bulovská 296/14, 158 00 Praha 5 – Jinonice IČO 0309020, DIČ CZ0309020, email: info@airtechnic.cz
STAVBA: SO 02: Rekonstrukce objektu A,B,C	SNÍŽENKOVÁ 297/3/8, 106 00 Praha 10 - Zahrádní Město	STUPĚŇ DOKUMENTACE: DPS
PS (SO): —	Č. ZAKÁZKY: 07/2026	FORMAT: 6x4
ČÁST: CHLAZENÍ	Č. VÝKRESU: 12	MĚŘÍTKO: 1:50
OBSAH: PŮDORYSY—OBJEKT D 1.PP,OBJEKT C 2.NP,3.NP	Č. PARE:	